

**崔懋森 建築師事務所**  
 M.S. TSUI & ASSOCIATES  
 ARCHITECTS & ENGINEERS  
 104-00808001 0818  
 02-2771-5568

正統 建築師事務所  
 中正路100號505室 60號 2樓  
 TEL:04-22012771

工程名稱 PROJECT  
**金鼎世紀大飯店 變更使用執照案**


說明 DESCRIPTION  
 散水頭配管未註明管徑者，均為 25φ  
 立(幹)管，管線詳昇位圖  
 ● 自動警報逆止閥週邊閥類詳昇位圖  
 所有散水配管均採用管施工  
 為消防共同結線箱

圖名 TITLE  
 設備平面圖 消防散水


○	自動散水頭	1/2"	7F
○	自動散水頭	1/2"	213
○	末端查驗管	含限流孔	1
○	水流警報器		2
○	自動警報逆止閥		1

繪圖 DRAWN  
 設計 DESIGNED  
 核對 CHECKED

檔名 JOB.NO.  
 張號 SHEET.NO.  
 圖號 DRAWING.NO.  
 44  
 F

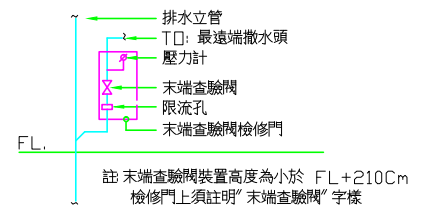

末端查驗管裝置示意圖

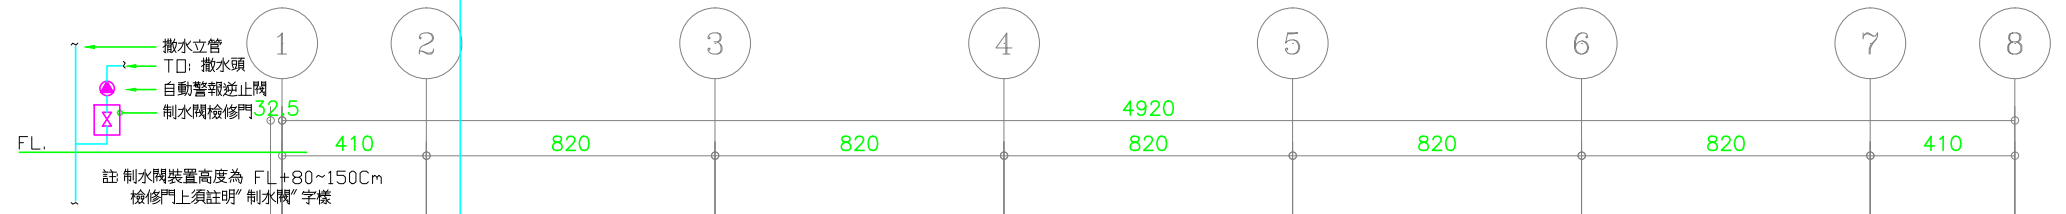

自動警報逆止閥裝置示意圖



註: 1. 管線詳昇位圖  
 2. 散水頭配管管徑比表:

散水頭數量	1~2	3	4~5	6~10	11~20	20~40	40以上
配管管徑	25φ	32φ	40φ	50φ	65φ	80φ	100φ

3. 洗手間、浴室或廁所免裝散水頭。
4. 室內安全梯間或緊急升降機間之排煙室免裝散水頭。
5. 防火構造之昇降機昇降路或管道間免裝散水頭。
6. 昇降機械室或通風換氣機械室免裝散水頭。
7. 電信機械室或電腦室免裝散水頭。
8. 發電機、變壓器等電氣設備室免裝散水頭。

散水設備數量表

○	自動散水頭	1/2"	7F
○	自動散水頭	1/2"	213
○	末端查驗管	含限流孔	1
○	水流警報器		2
○	自動警報逆止閥		1

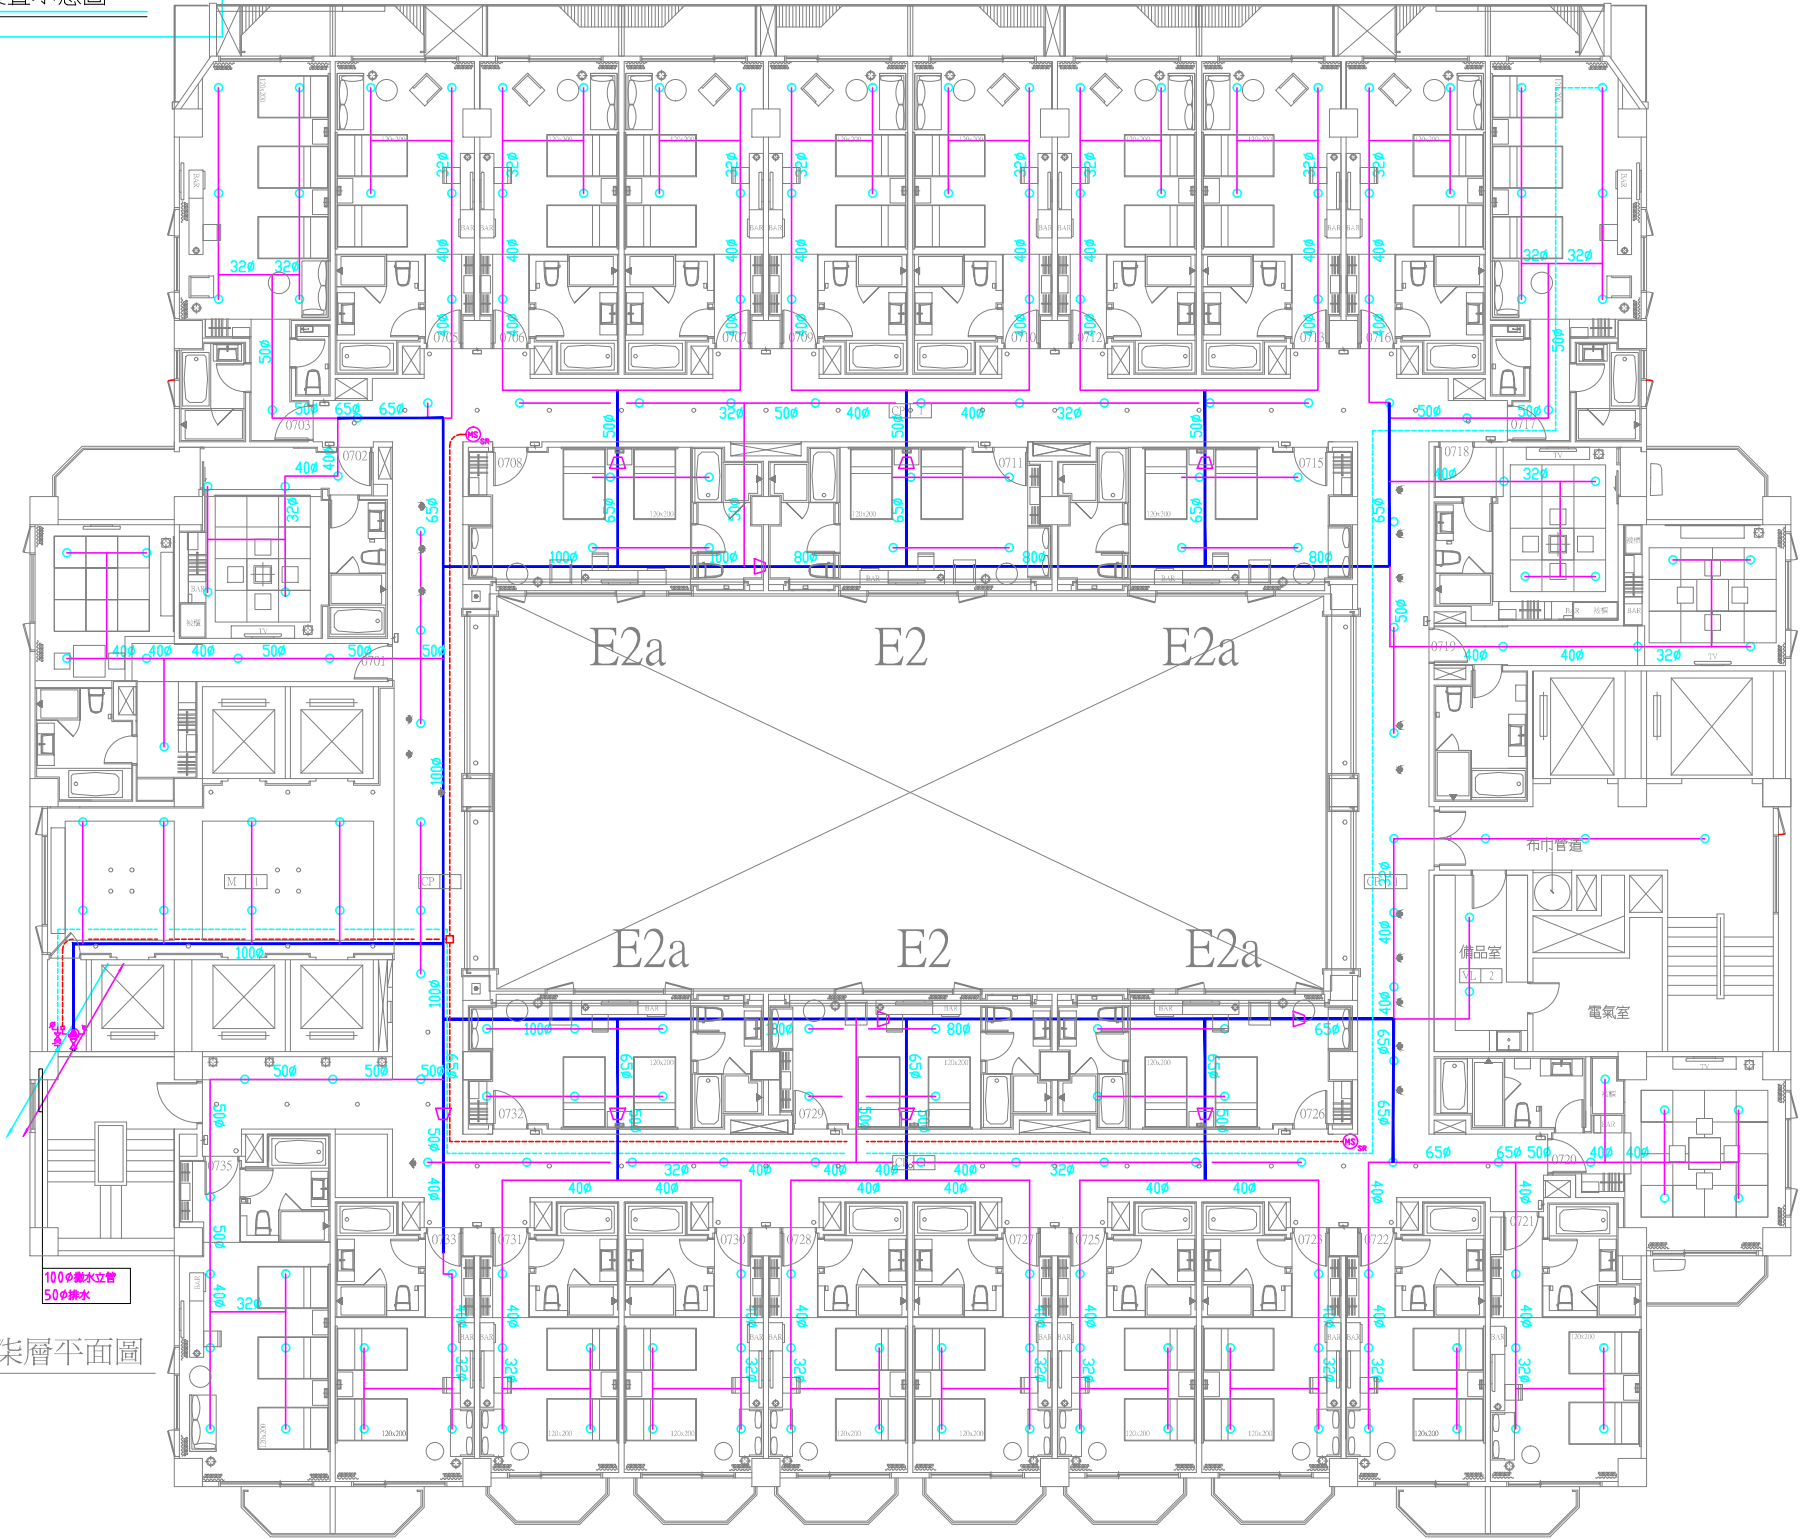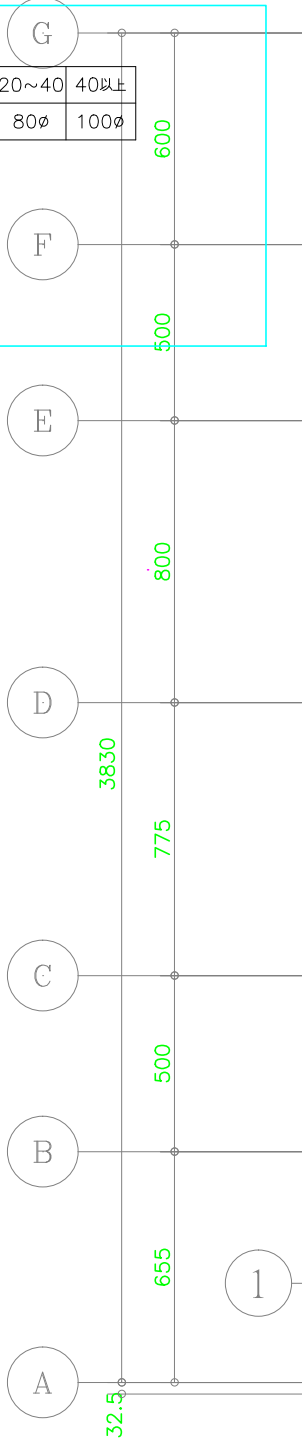

1 柒層平面圖